




Ref. NORMA UNIT. ISO 41 (Esc. 1:800)

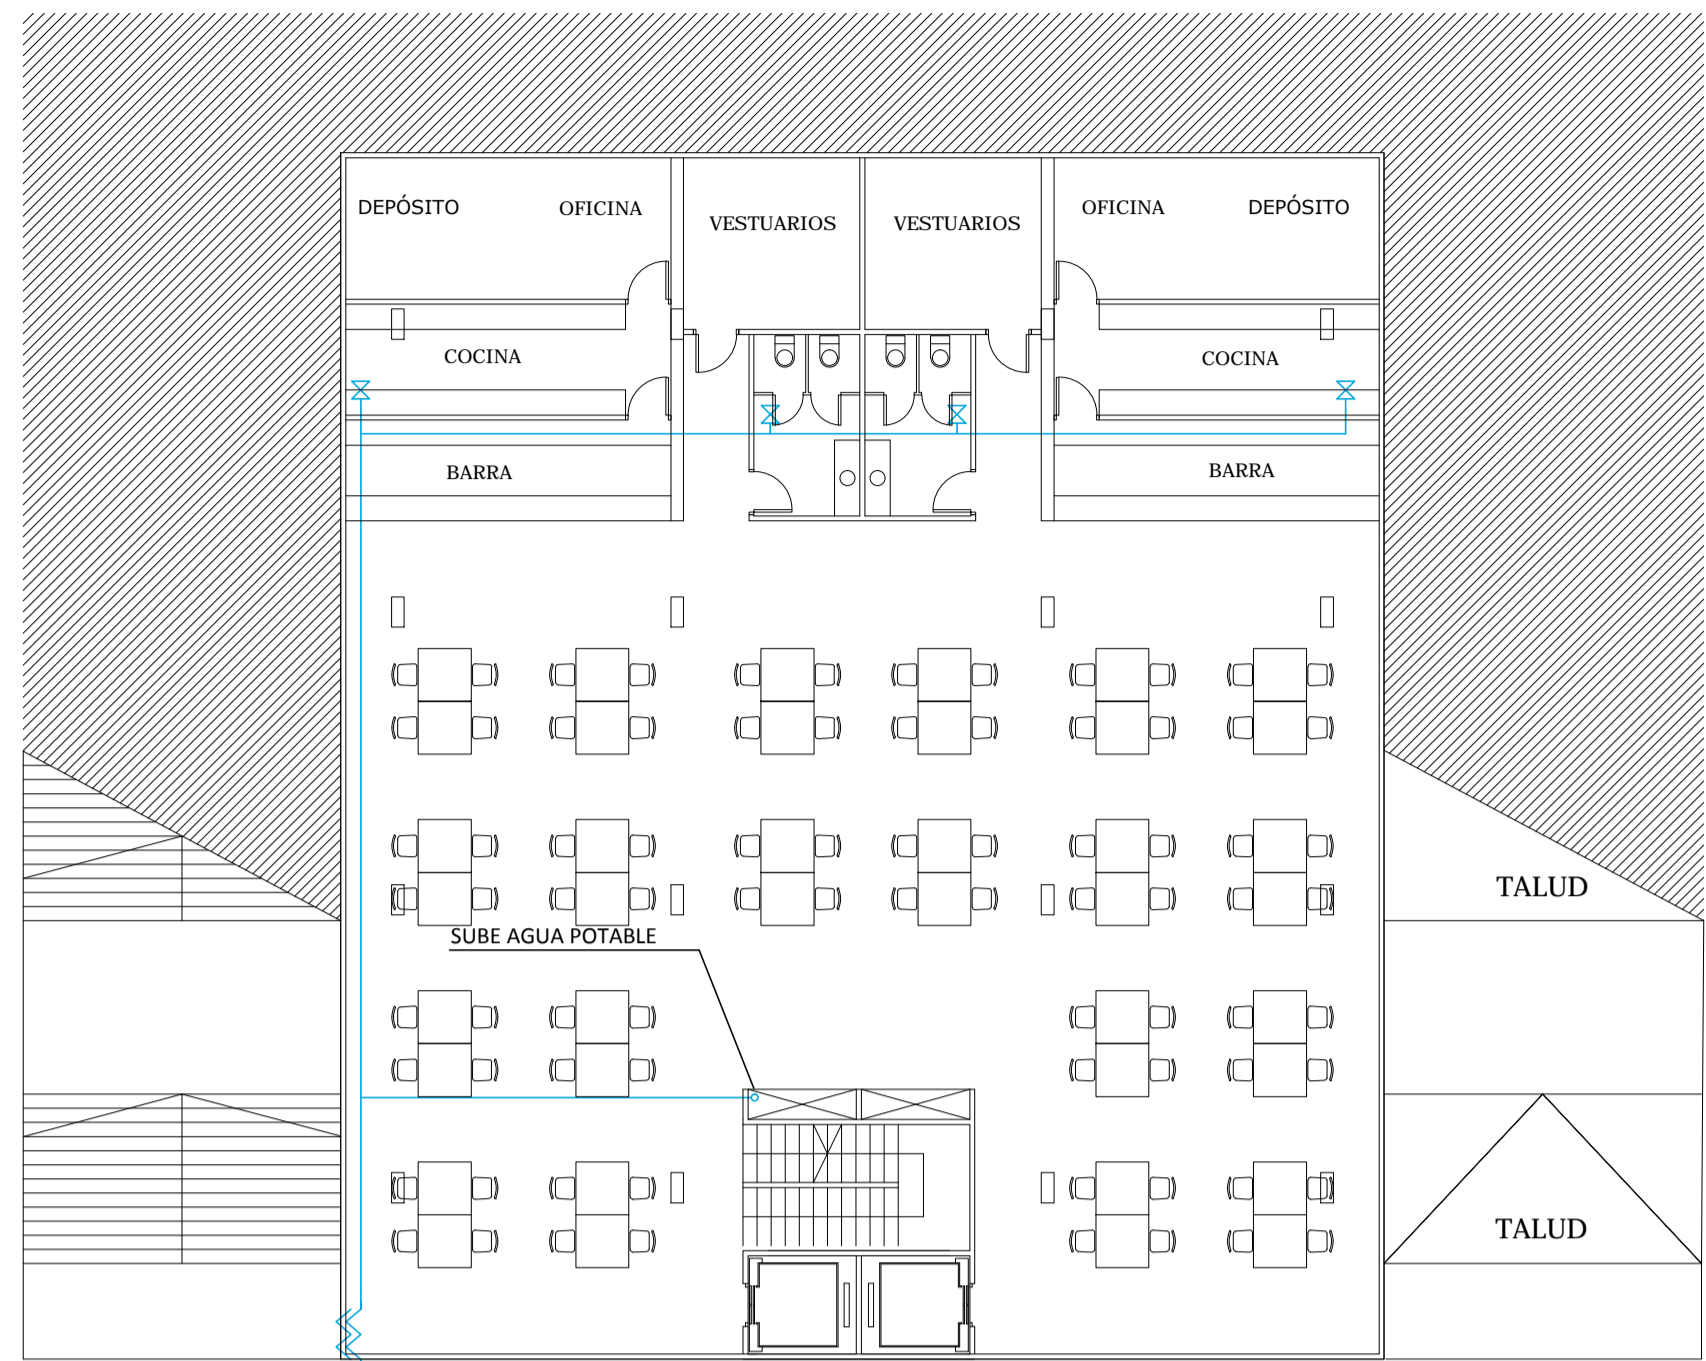

SUBSUELO 2
ESCALA: 1:200

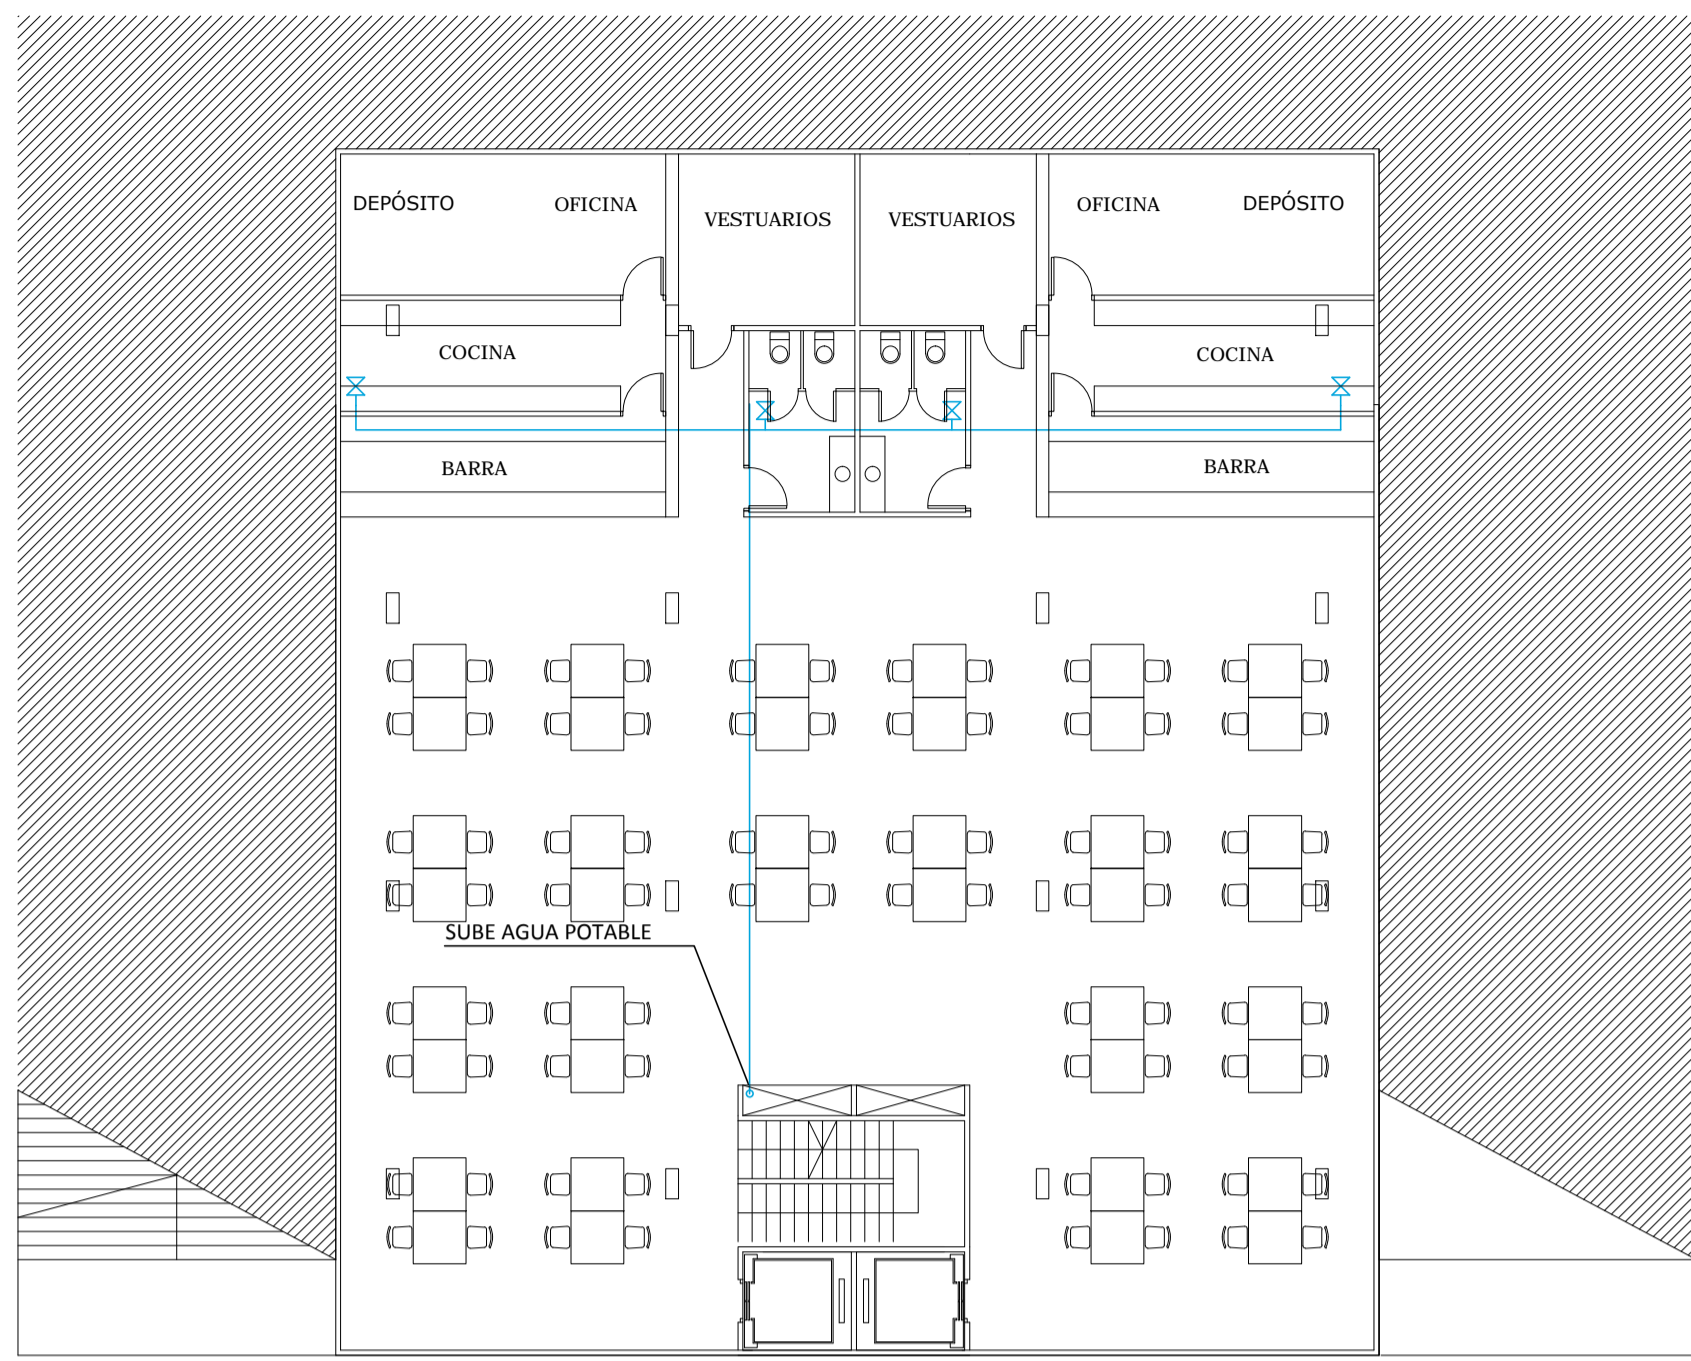

SUBSUELO 1
ESCALA: 1:200

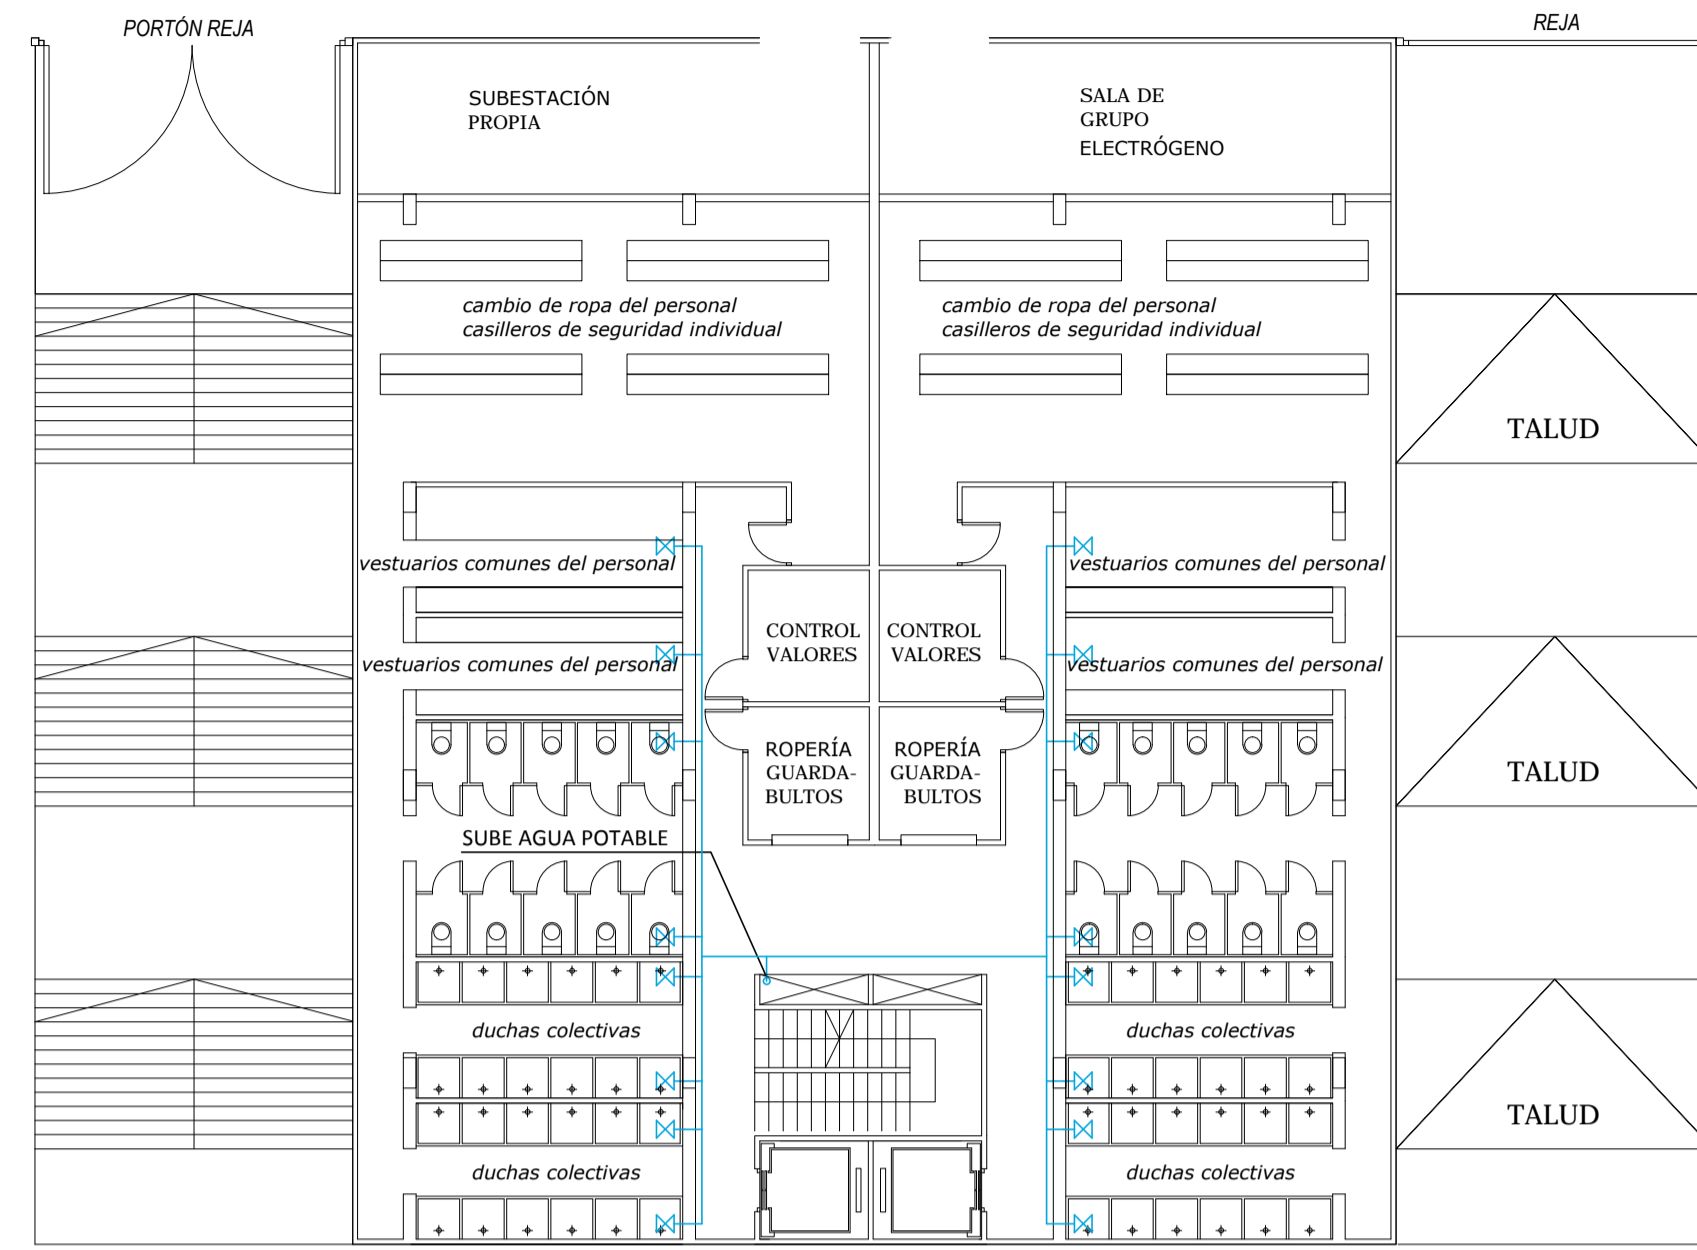



PLANTA BAJA
ESCALA: 1:200




REFERENCIAS

ABASTECIMIENTO:

- RED EXTERNA AGUA POTABLE
- RED EXTERNA AGUA NO POTABLE
- RED INTERNA AGUA POTABLE DIRECTA
- RED INTERNA AGUA NO POTABLE DIRECTA
- - - RED INTERNA AGUA POTABLE DERIVADA
- - - RED INTERNA AGUA NO POTABLE DERIVADA
- - - RED INTERNA AGUA POTABLE IMPULSION
- - - RED INTERNA AGUA NO POTABLE IMPULSION
- LLP ESFERICA DE EMBUTIR PARA AGUA POTABLE
- LLP ESFERICA DE EMBUTIR PARA AGUA NO POTABLE
- MEDIDOR PARA AGUA POTABLE
- MEDIDOR PARA AGUA NO POTABLE

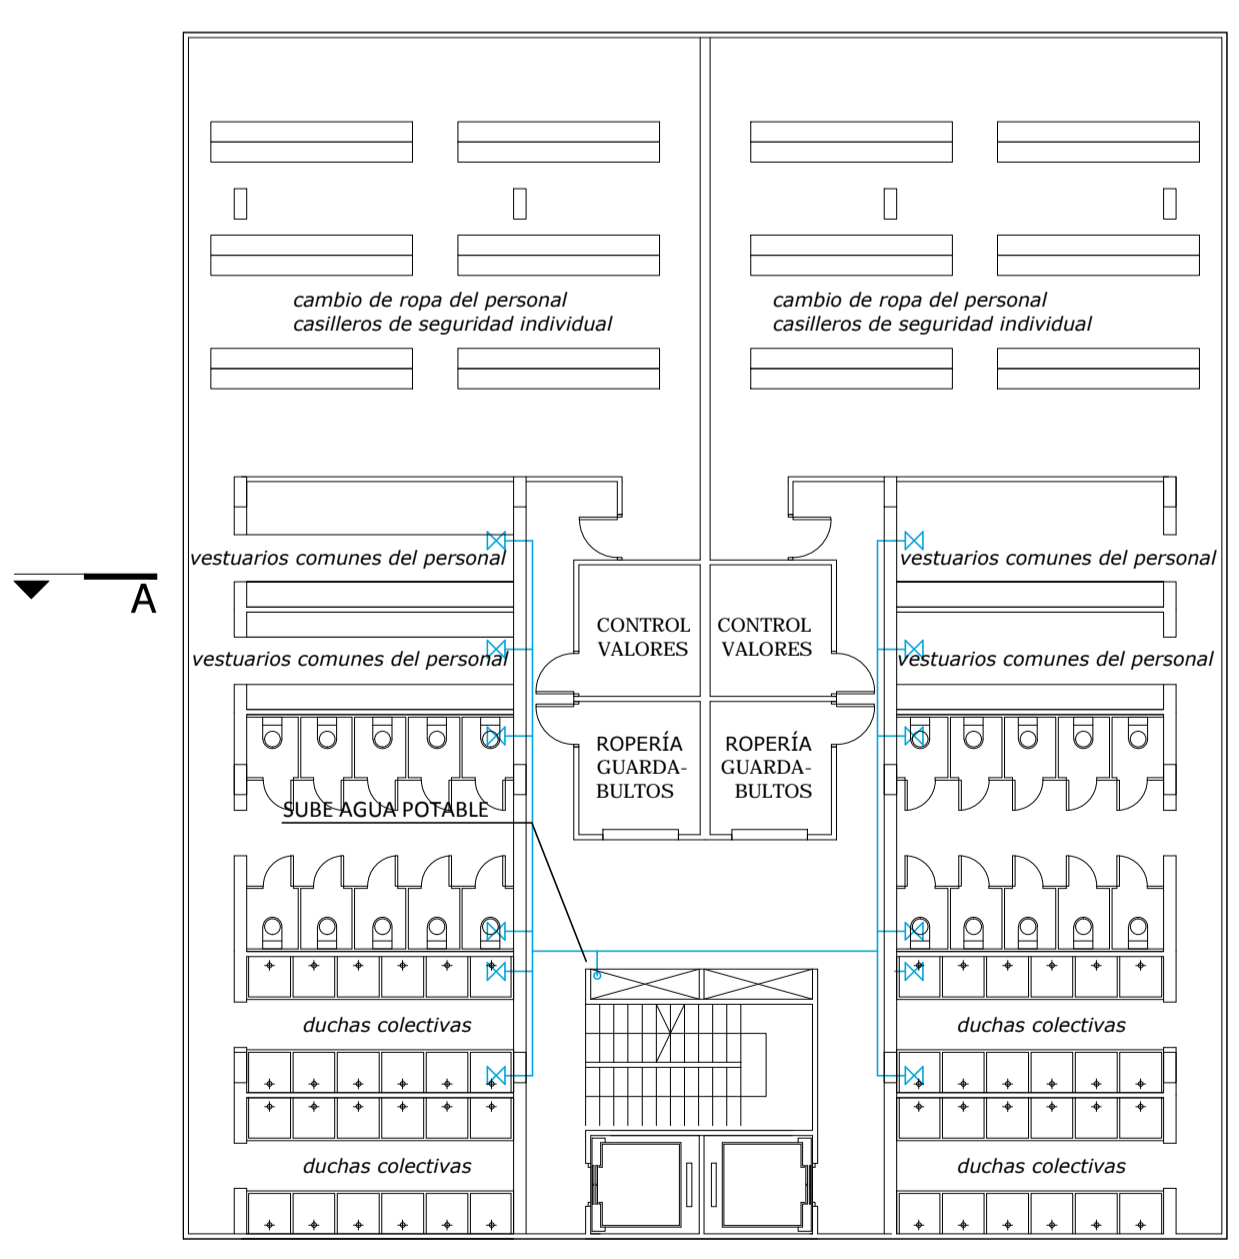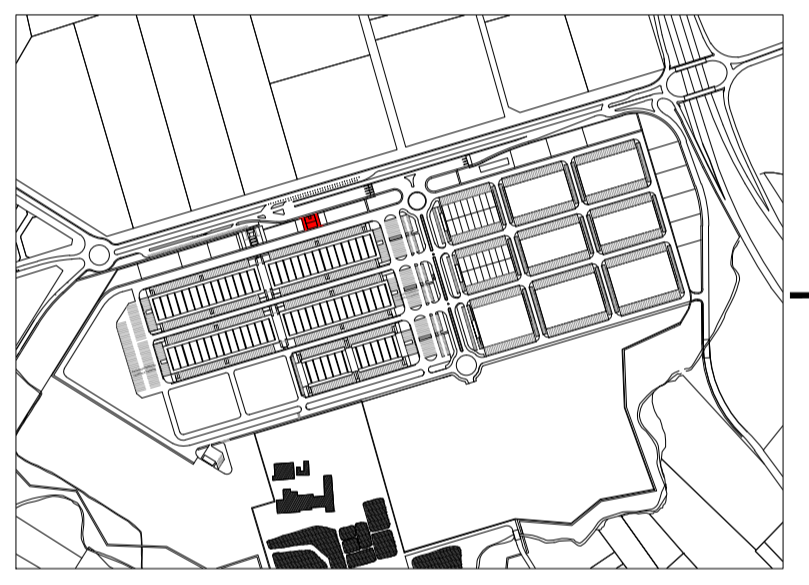

PISO 1
ESCALA: 1:250

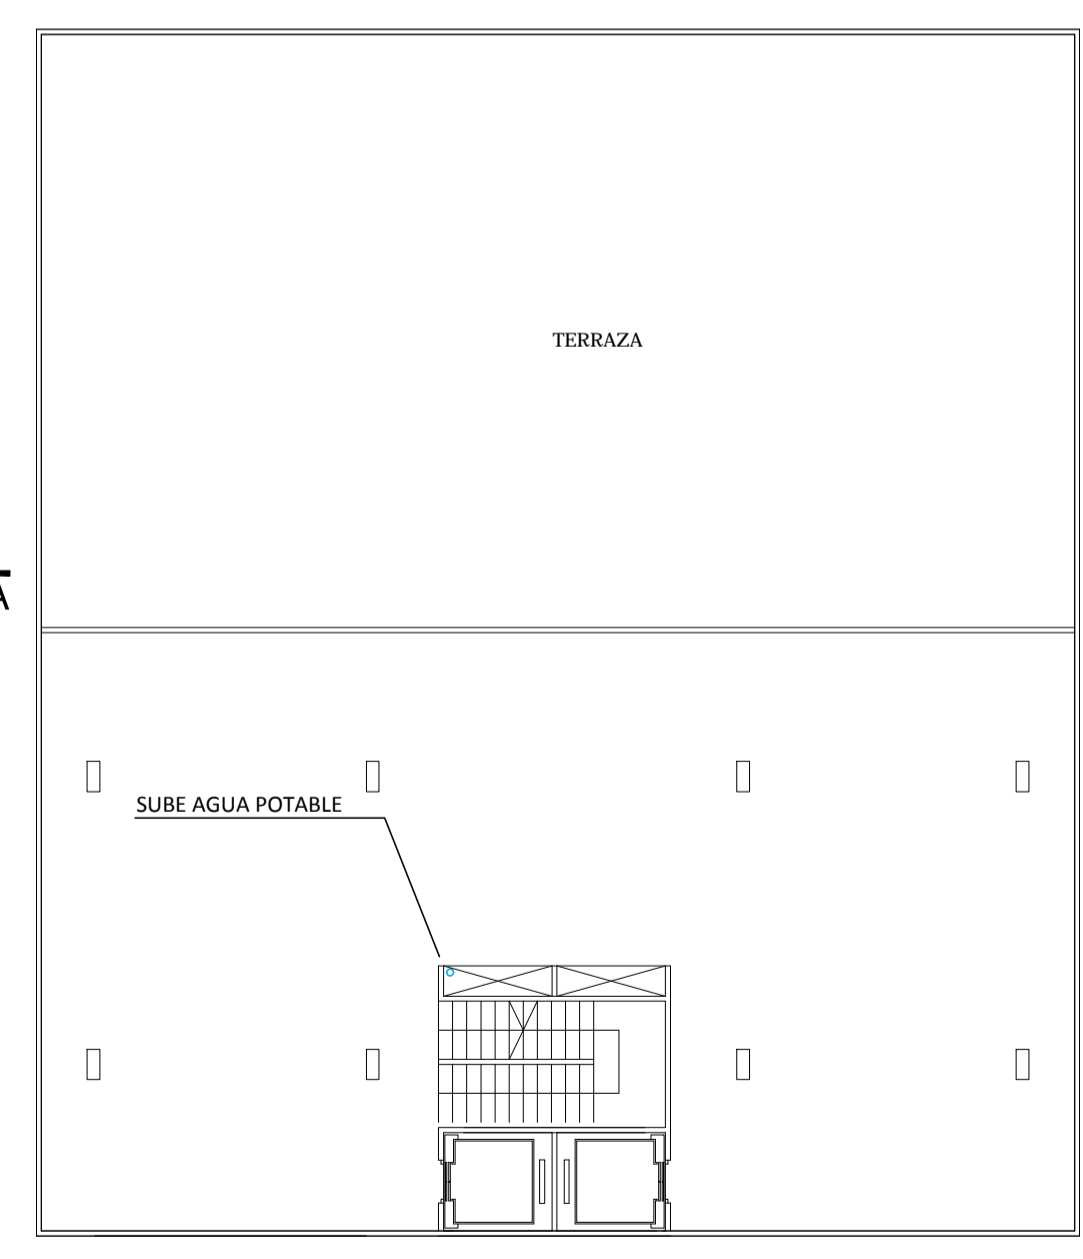

PISO 2
ESCALA: 1:250



ETAPA **ANTEPROYECTO**

NOTA:
Este anteproyecto adapta el realizado por la Intendencia de Montevideo en Julio de 2010 con las recomendaciones del Plan Maestro realizado por el Consorcio Deloitte-Mercasa-Mercabarna de Marzo de 2015, para la colización y contratación del proyecto y obra por parte de la UAM.

PLANO		S 01 CACC
NOMBRE DEL ARCHIVO		rev. 1
CACC_S01-02_Sanitaria.dwg		esc. 1/200
REEMPLAZA A	Nº 90	

REVISIONES			
Rev.	Descripción	Fecha	Aprobado